

„GEO-MAPA” Stanisław Kalisz
 87-300 Brodnica, ul. E. Piłser 32
 Biuro: ul. Miejska 12, 87-300 Brodnica
 tel./fax 056 494 04 31; 056 495 03 25
 kom. 0 502 849 186; 0 509 670 742
 Świad. nr 15550 NIP 874-108-18-98 (1)

woj. kujawsko-pomorskie
 powiat brodnicki
 gmina Świdziebna
 obręb Michałki

MAPA DO CELÓW PROJEKTOWYCH

skala 1:500

pochodna mapy zasadniczej 356.141.022



właściciel : Gmina Świdziebna

poz.rej. 5 ark.m.ewid 1 dz.nr 35/3 pow. 1.4734 ha KW-33563

ks. rob. 52/2010
 KERG 2403-5/2010

Brodnica dnia 21-05-2010 r.

GEODETA
 Stanisław Kalisz
 licencja nr 13330

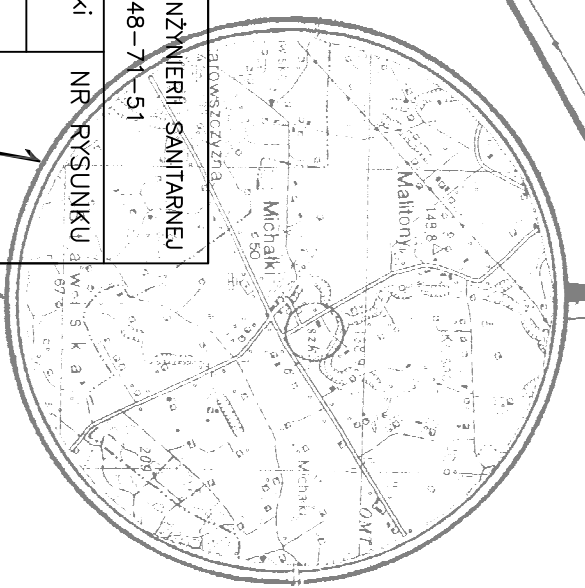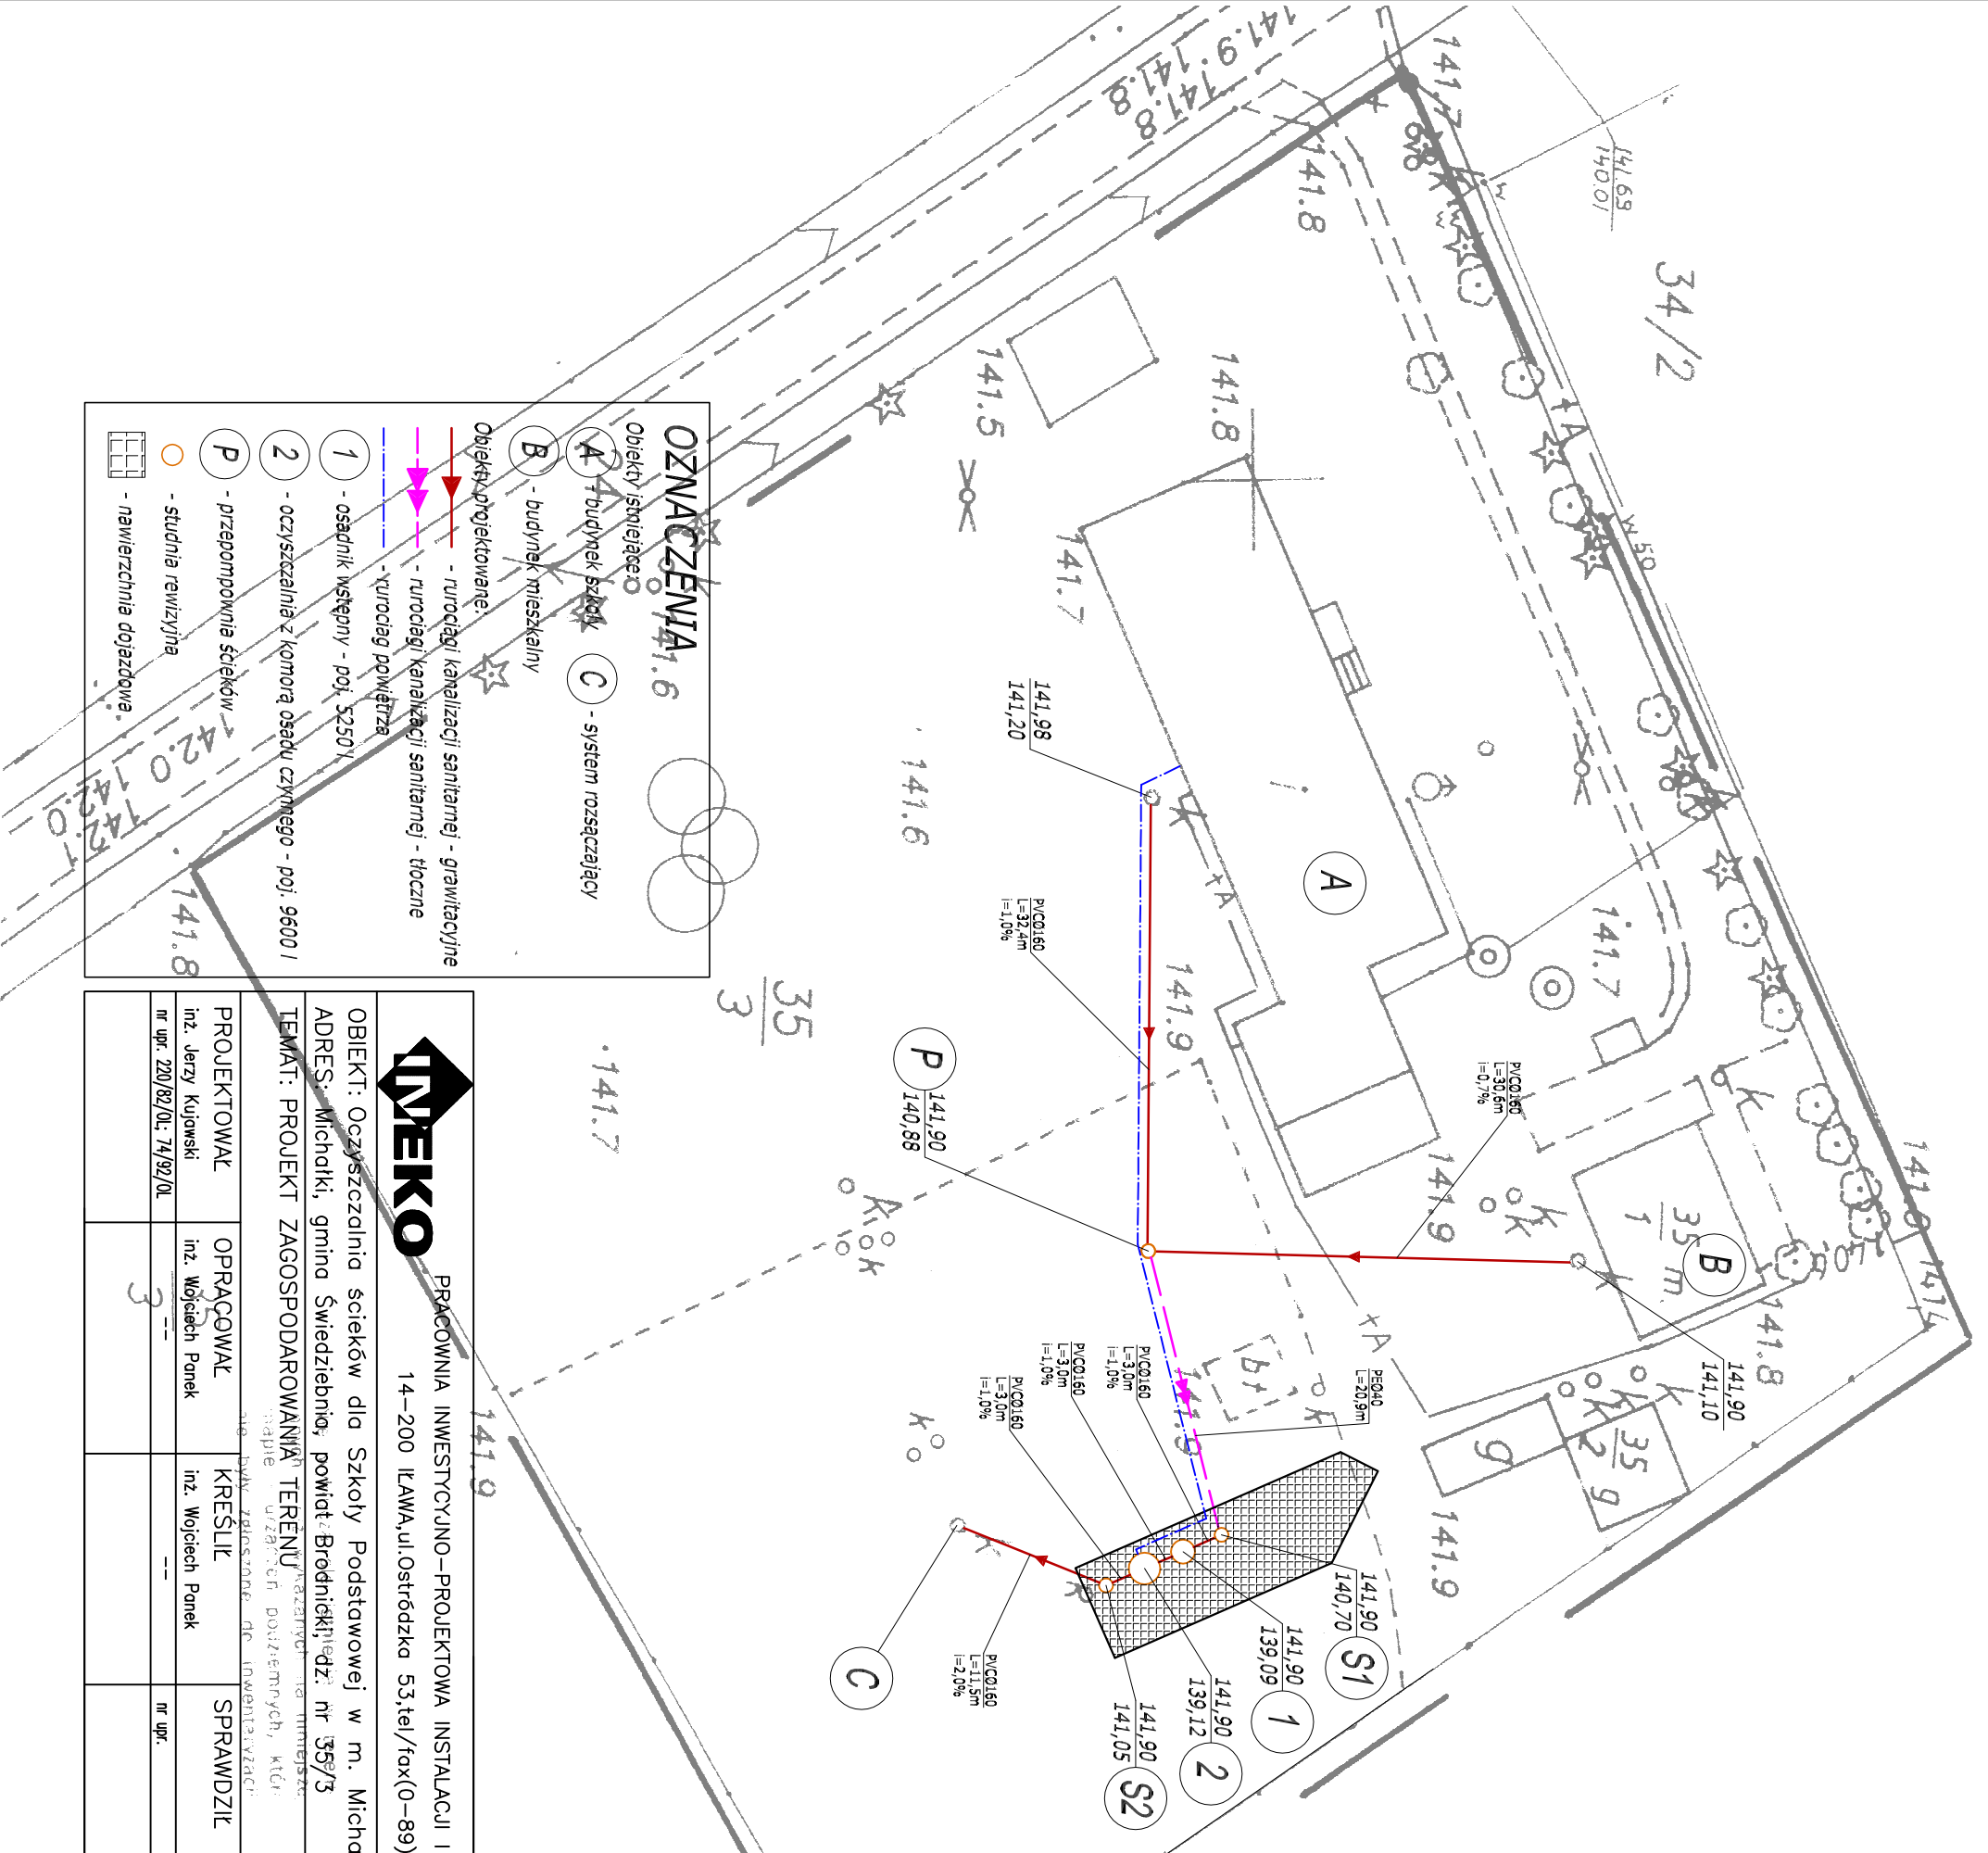

OZNACZENIA

Obiekty istniejące:

A - budynek szkieletowy **C** - system rozszczepiaczy

B - budynek mieszkalny

Obiekty projektowane:

1 - rurociąg kanalizacji sanitarnej - grawitacyjne

2 - rurociąg kanalizacji sanitarnej - tłoczne

1 - osadnik wstępny - poj. 5250 l

2 - oczyszczalnia z komorą osadu czynnego - poj. 9600 l

P - przepompownia ścieków

○ - studnia rewizyjna

◻ - nawierzchnia dojazdowa

<p>INVEKO</p> <p>PRACOWNIA INWESTYCYJNO-PROJEKTOWA INSTALACJI I INŻYNIERIA SANITARNEJ</p> <p>14-200 ŁAWA, ul. Ostródzka 53, tel/fax (0-89) 648-71-51</p>			
<p>OBIEKT: Oczyszczalnia ścieków dla Szkoły Podstawowej w m. Michałki</p> <p>ADRES: Michałki, gmina Świdziebna, powiat Brodnicki, legz. nr 35/3</p> <p>TEMAT: PROJEKT ZAGOSPODAROWANIA TERENU</p>			
PROJEKTOWAŁ	OPRACOWAŁ	KREŚLIŁ	SPRAWDZIŁ
inż. Jerzy Kujawski	inż. Wojciech Panek	inż. Wojciech Panek	nr upr.
nr upr. 220/82/Ol; 74/92/Ol	3		
			DATA
			czerwiec 2010 r.

Projektowy Osrodek Dokumentacji
 Geodezyjnej i Kartograficznej w Brodnicy
 W sprawie udzielenia licencji S. Kalisz, projektant
 dokumentacji i licencji S. Kalisz, projektant
 cen Dokumentacji i Kartograficznej Brodnica, dnia 21-05-2010 r.
 do 13330 nr 13330

2.6. MAJ 2010

2.6. MAJ 2010

Regin Lawa (Lawa)