


Województwo: kujawsko-pomorskie
 Powiat: brodnicki
 Gmina/Miasto: Świdziewna
 Obręb/Ulica: Rokitnica Nowa
 Numer działki: 274/3

STAROSTWO POWIATOWE
 W BRODNICY
 ul. Kamionka 18
 87-300 BRODNICA (18)

SKALA 1: 1000

godło/nazwa mapy: 1565
 układ odniesienia:
 data i nakład druku:

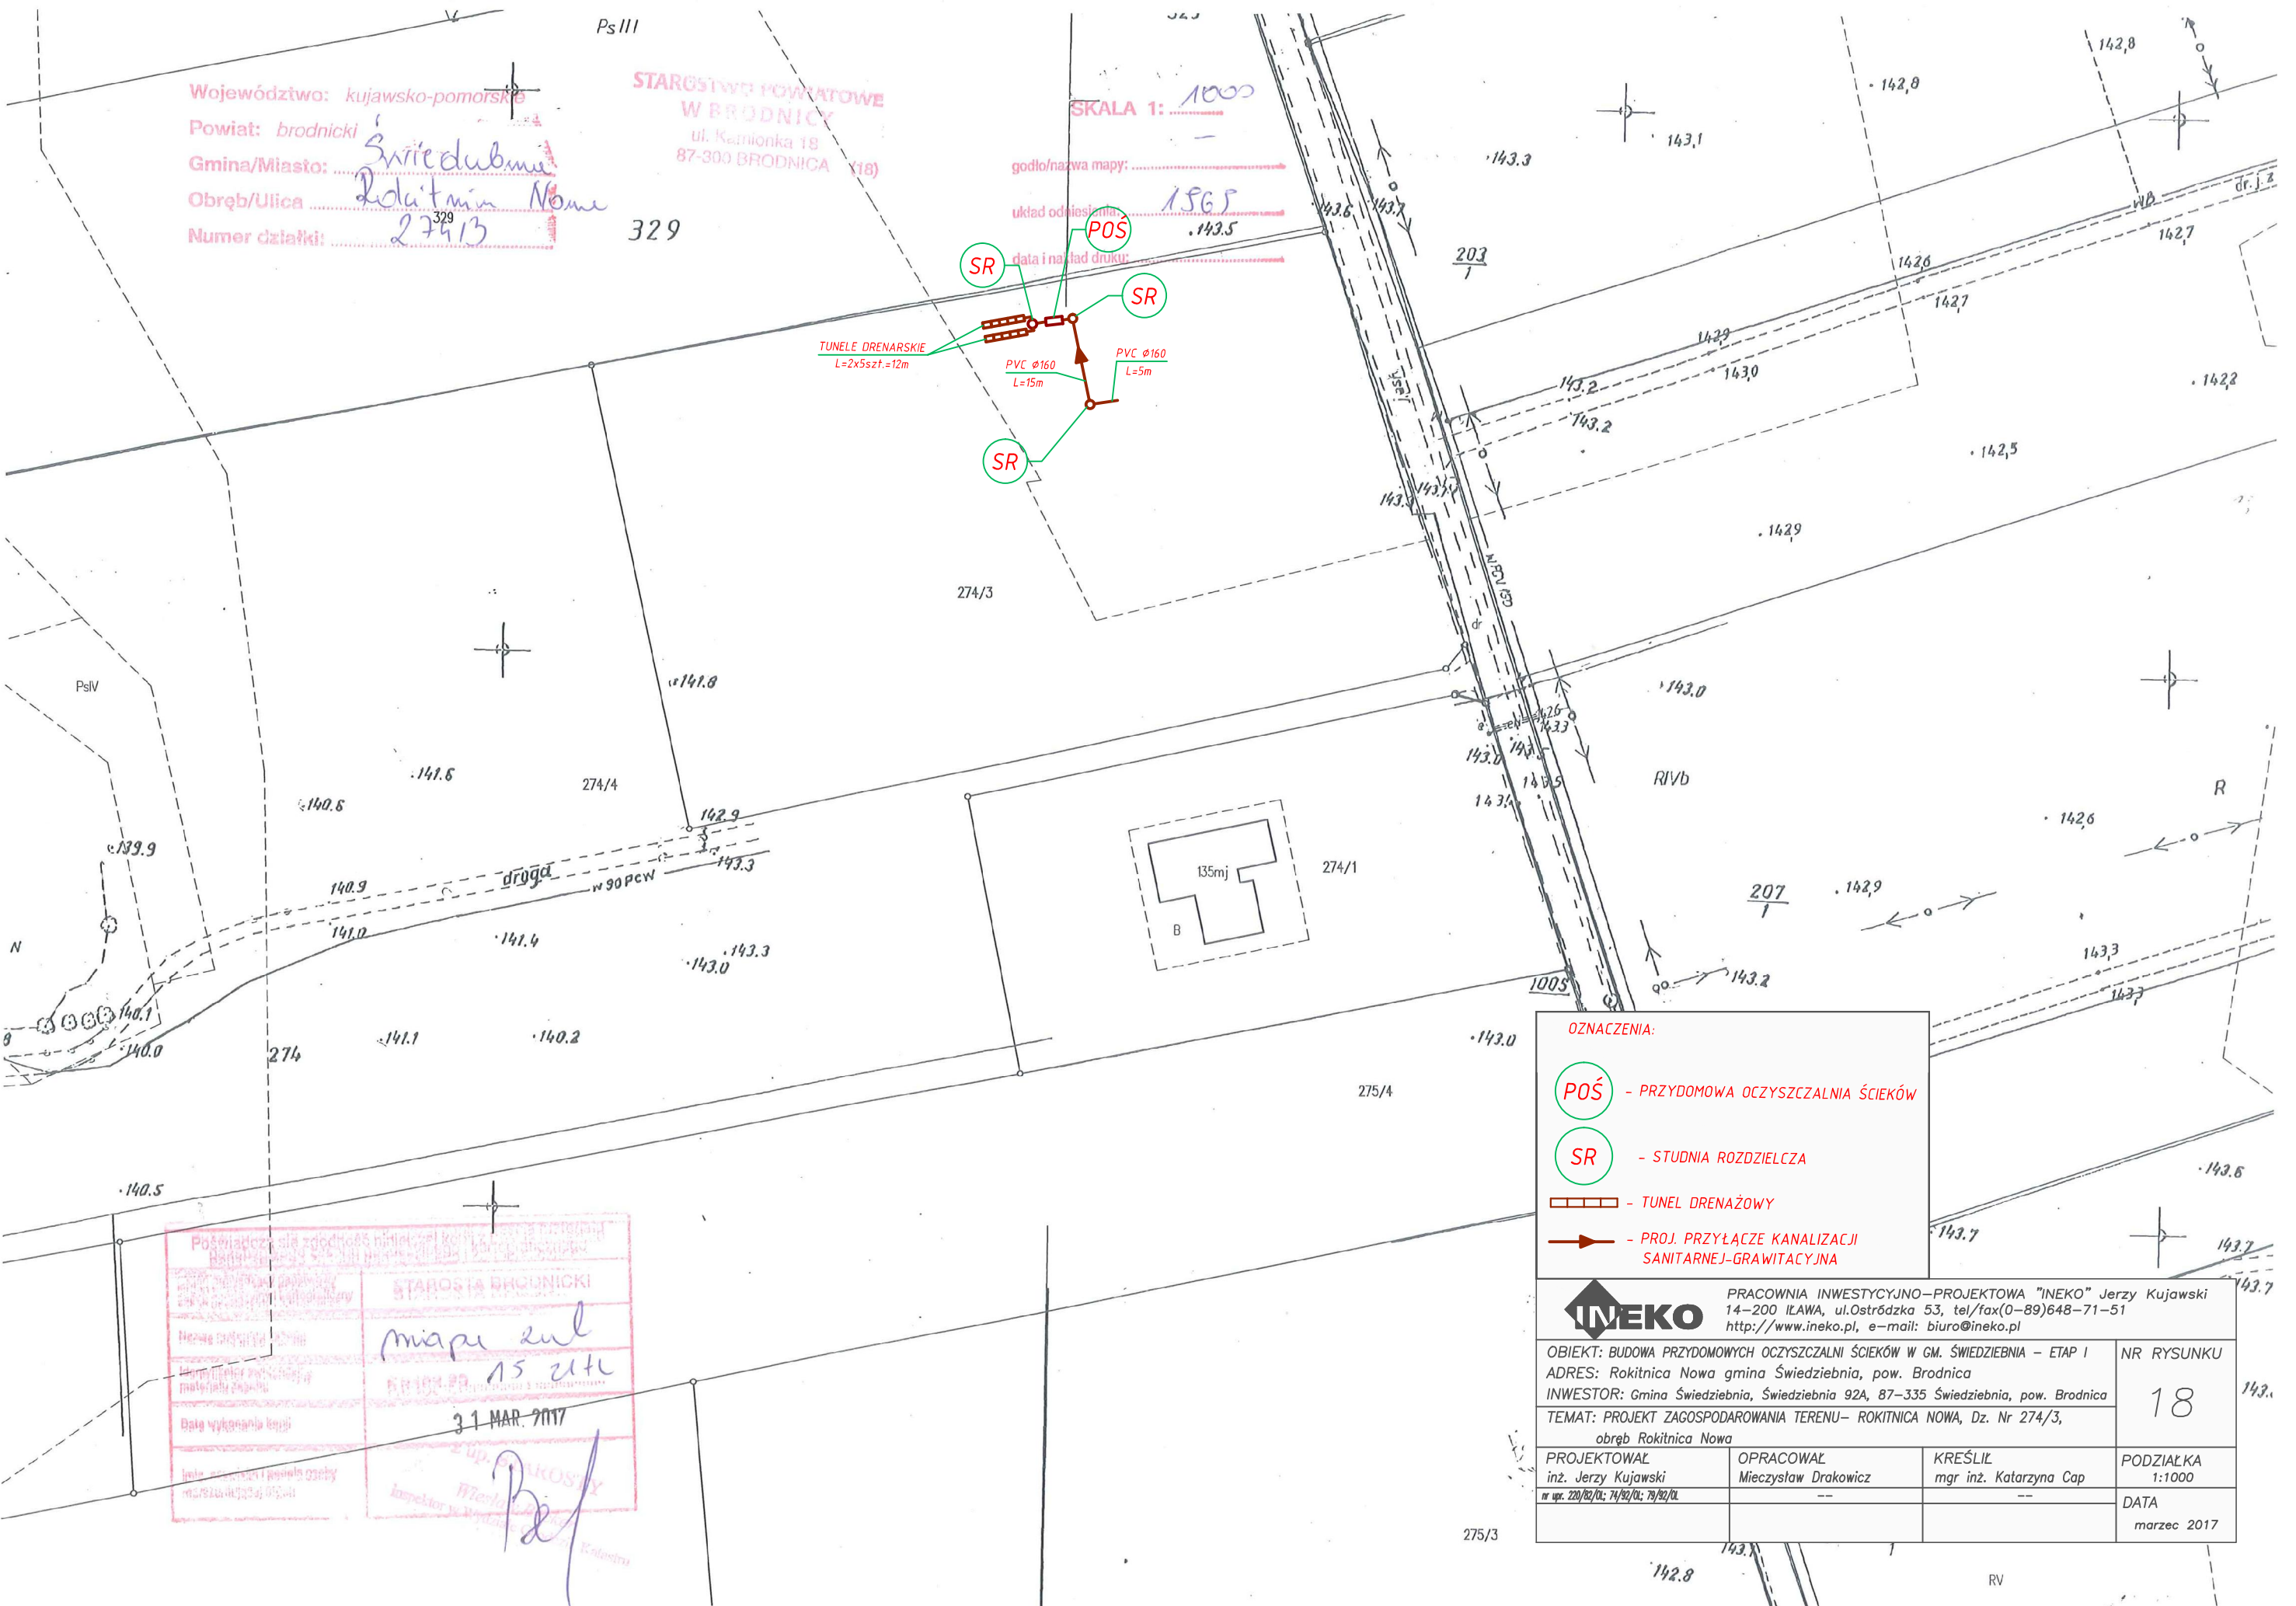

- OZNACZENIA:
- POŚ - PRZYDOMOWA OCZYSZCZALNIA ŚCIEKÓW
 - SR - STUDNIA ROZDZIELCZA
 - TUNEL DRENAŻOWY
 - - PROJ. PRZYŁĄCZE KANALIZACJI SANITARNEJ-GRAWITACYJNA

Przebieg linii zgodności z planem zagospodarowania terenu
 STAROSTA BRODNICKI
 miaru z ul. 15 214
 31 MAR 2017
 Inspektor J. Wierzbicki

INEKO PRACOWNIA INWESTYCYJNO-PROJEKTOWA "INEKO" Jerzy Kujawski 14-200 ILAWA, ul. Ostródzka 53, tel/fax(0-89)648-71-51 http://www.ineko.pl, e-mail: biuro@ineko.pl			
OBIEKT: BUDOWA PRZYDOMOWYCH OCZYSZCZALNI ŚCIEKÓW W GM. ŚWIEDZIEBNA - ETAP I ADRES: Rokitnica Nowa gmina Świdziewna, pow. Brodnica INWESTOR: Gmina Świdziewna, Świdziewna 92A, 87-335 Świdziewna, pow. Brodnica TEMAT: PROJEKT ZAGOSPODAROWANIA TERENU- ROKITNICA NOWA, Dz. Nr 274/3, obręb Rokitnica Nowa			NR RYSUNKU 18
PROJEKTOWAŁ inż. Jerzy Kujawski nr up. 220/02/O; 74/02/O; 79/02/O	OPRACOWAŁ Mieczysław Drakowicz	KREŚLIŁ mgr inż. Katarzyna Cap	PODZIAŁKA 1:1000 DATA marzec 2017