

Miejscowość: Kujawsko-Pomorskie
Powiat: LV Brodnicki
Gmina/Miasto: Świdwin
Dzielnica: RV 61
Numer działki: 58, 59, 60, 61

SKAROSIWO W. WILKOWA
W BRONICACH
ul. Karłowicza 60
87-900 Bronica, 119

Przewidziana sieć zagorączna niżej przedstawiona została w formie planu sytuacyjnego, który jest częścią projektu i nie stanowi odrębnej dokumentacji.


Wzrost metrowy szacunku: 31 GWI. 2016

Identyfikator ewidencyjny: 97/1

Identyfikator mapy: PO402.20

Data wykonania kosztorysu: 30.04.2016

Imię, nazwisko i podpis osoby odpowiedzialnej: [Podpis]

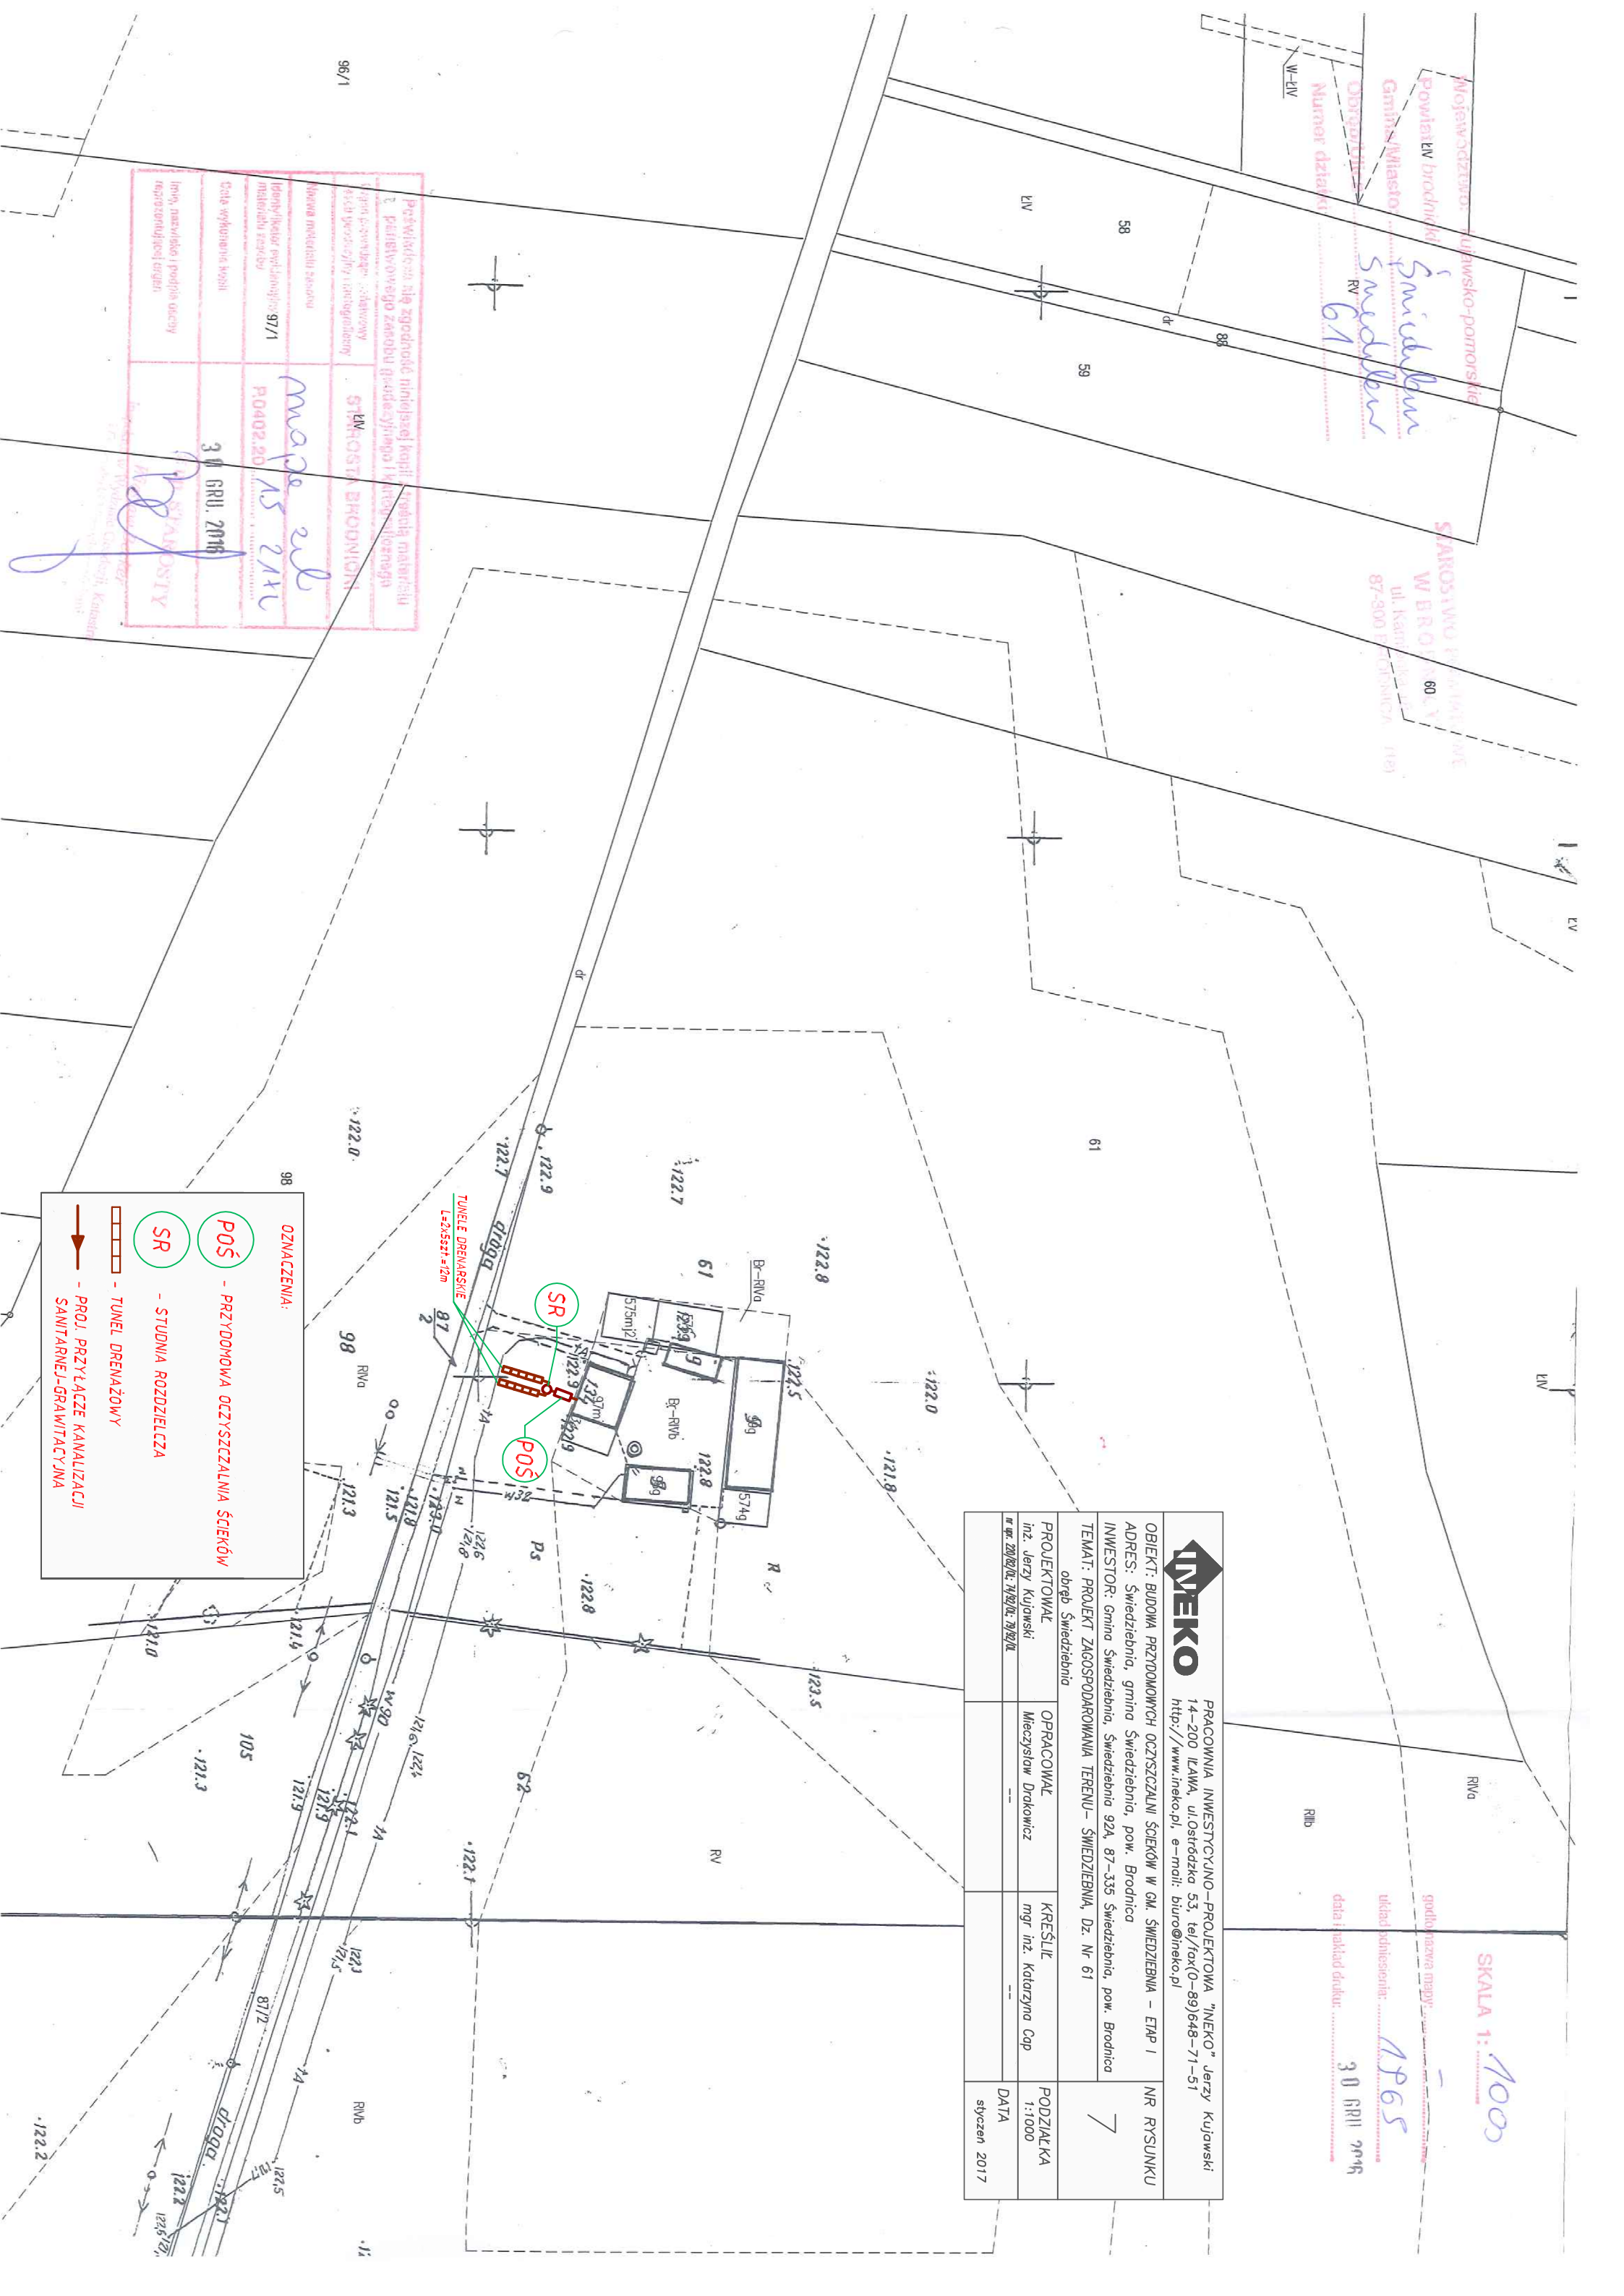

OZNACZENIA:

- POŚ** - PRZYDOMOWA OCZYSZCZALNIA ŚCIEKÓW
- SR** - STUDNIA ROZDZIELCZA
- SR** - TUNEL DRENAŻOWY
- PROJ. PRZYŁĄCZE KANALIZACJI
- SANITARNEJ-GRAWITACYJNA

| | | | | | |
|--|---------------------|--------------------------|-----------|-------------------------|--|
| <p>INNEKO</p> <p>PRACOWNIA INWESTYCYJNO-PROJEKTOWA "INNEKO" Jerzy Kujawski 14-200 ILAWA, ul. Ostródzka 53, tel./fax(0-89)648-71-51 http://www.inneko.pl, e-mail: biuro@inneko.pl</p> | | | | <p>NR RYSUNKU 7</p> | |
| <p>OBIEKT: BUDOWA PRZYDOMOWYCH OCZYSZCZALNI ŚCIEKÓW W GN. ŚWIEDZIEBNA - ETAP I ADRES: Świdziebna, gmina Świdziebna, pow. Brodnica INWESTOR: Gmina Świdziebna, Świdziebna 92A, 87-335 Świdziebna, pow. Brodnica TEMAT: PROJEKT ZAGOSPODAROWANIA TERENU - ŚWIEDZIEBNA, Dz. Nr 61</p> | | | | | |
| PROJEKTOWAŁ | OPRACOWAŁ | KREŚLIŁ | PODZIAŁKA | DATA | |
| inż. Jerzy Kujawski | Mieczysław Drokwicz | mjr. inż. Katarzyna Copp | 1:1000 | styczeń 2017 | |
| <p>Wzrost: 200/62/12 7/12/12 7/12/12</p> | | | | | |

SKALA 1: 1000

godko nazwa mapy: 1965

układ schescentr: 1965

data i nakład druk: 30 GWI 2016