


SKALA 1: 1000

Województwo: kujawsko-pomorskie
 Powiat: brodnicki
 Gmina/Miasto: Świdziebno
 Obręb/Ulica: -11-
 Numer działki: 245/2

STAROSTWO POWIATOWE
 W BRODNICY
 Kamionka 18
 87-300 BRODNICA (18)

godło/nazwa mapy: -
 układ odniesienia: 1965
 data i nakład druk: 31 MAR. 2017

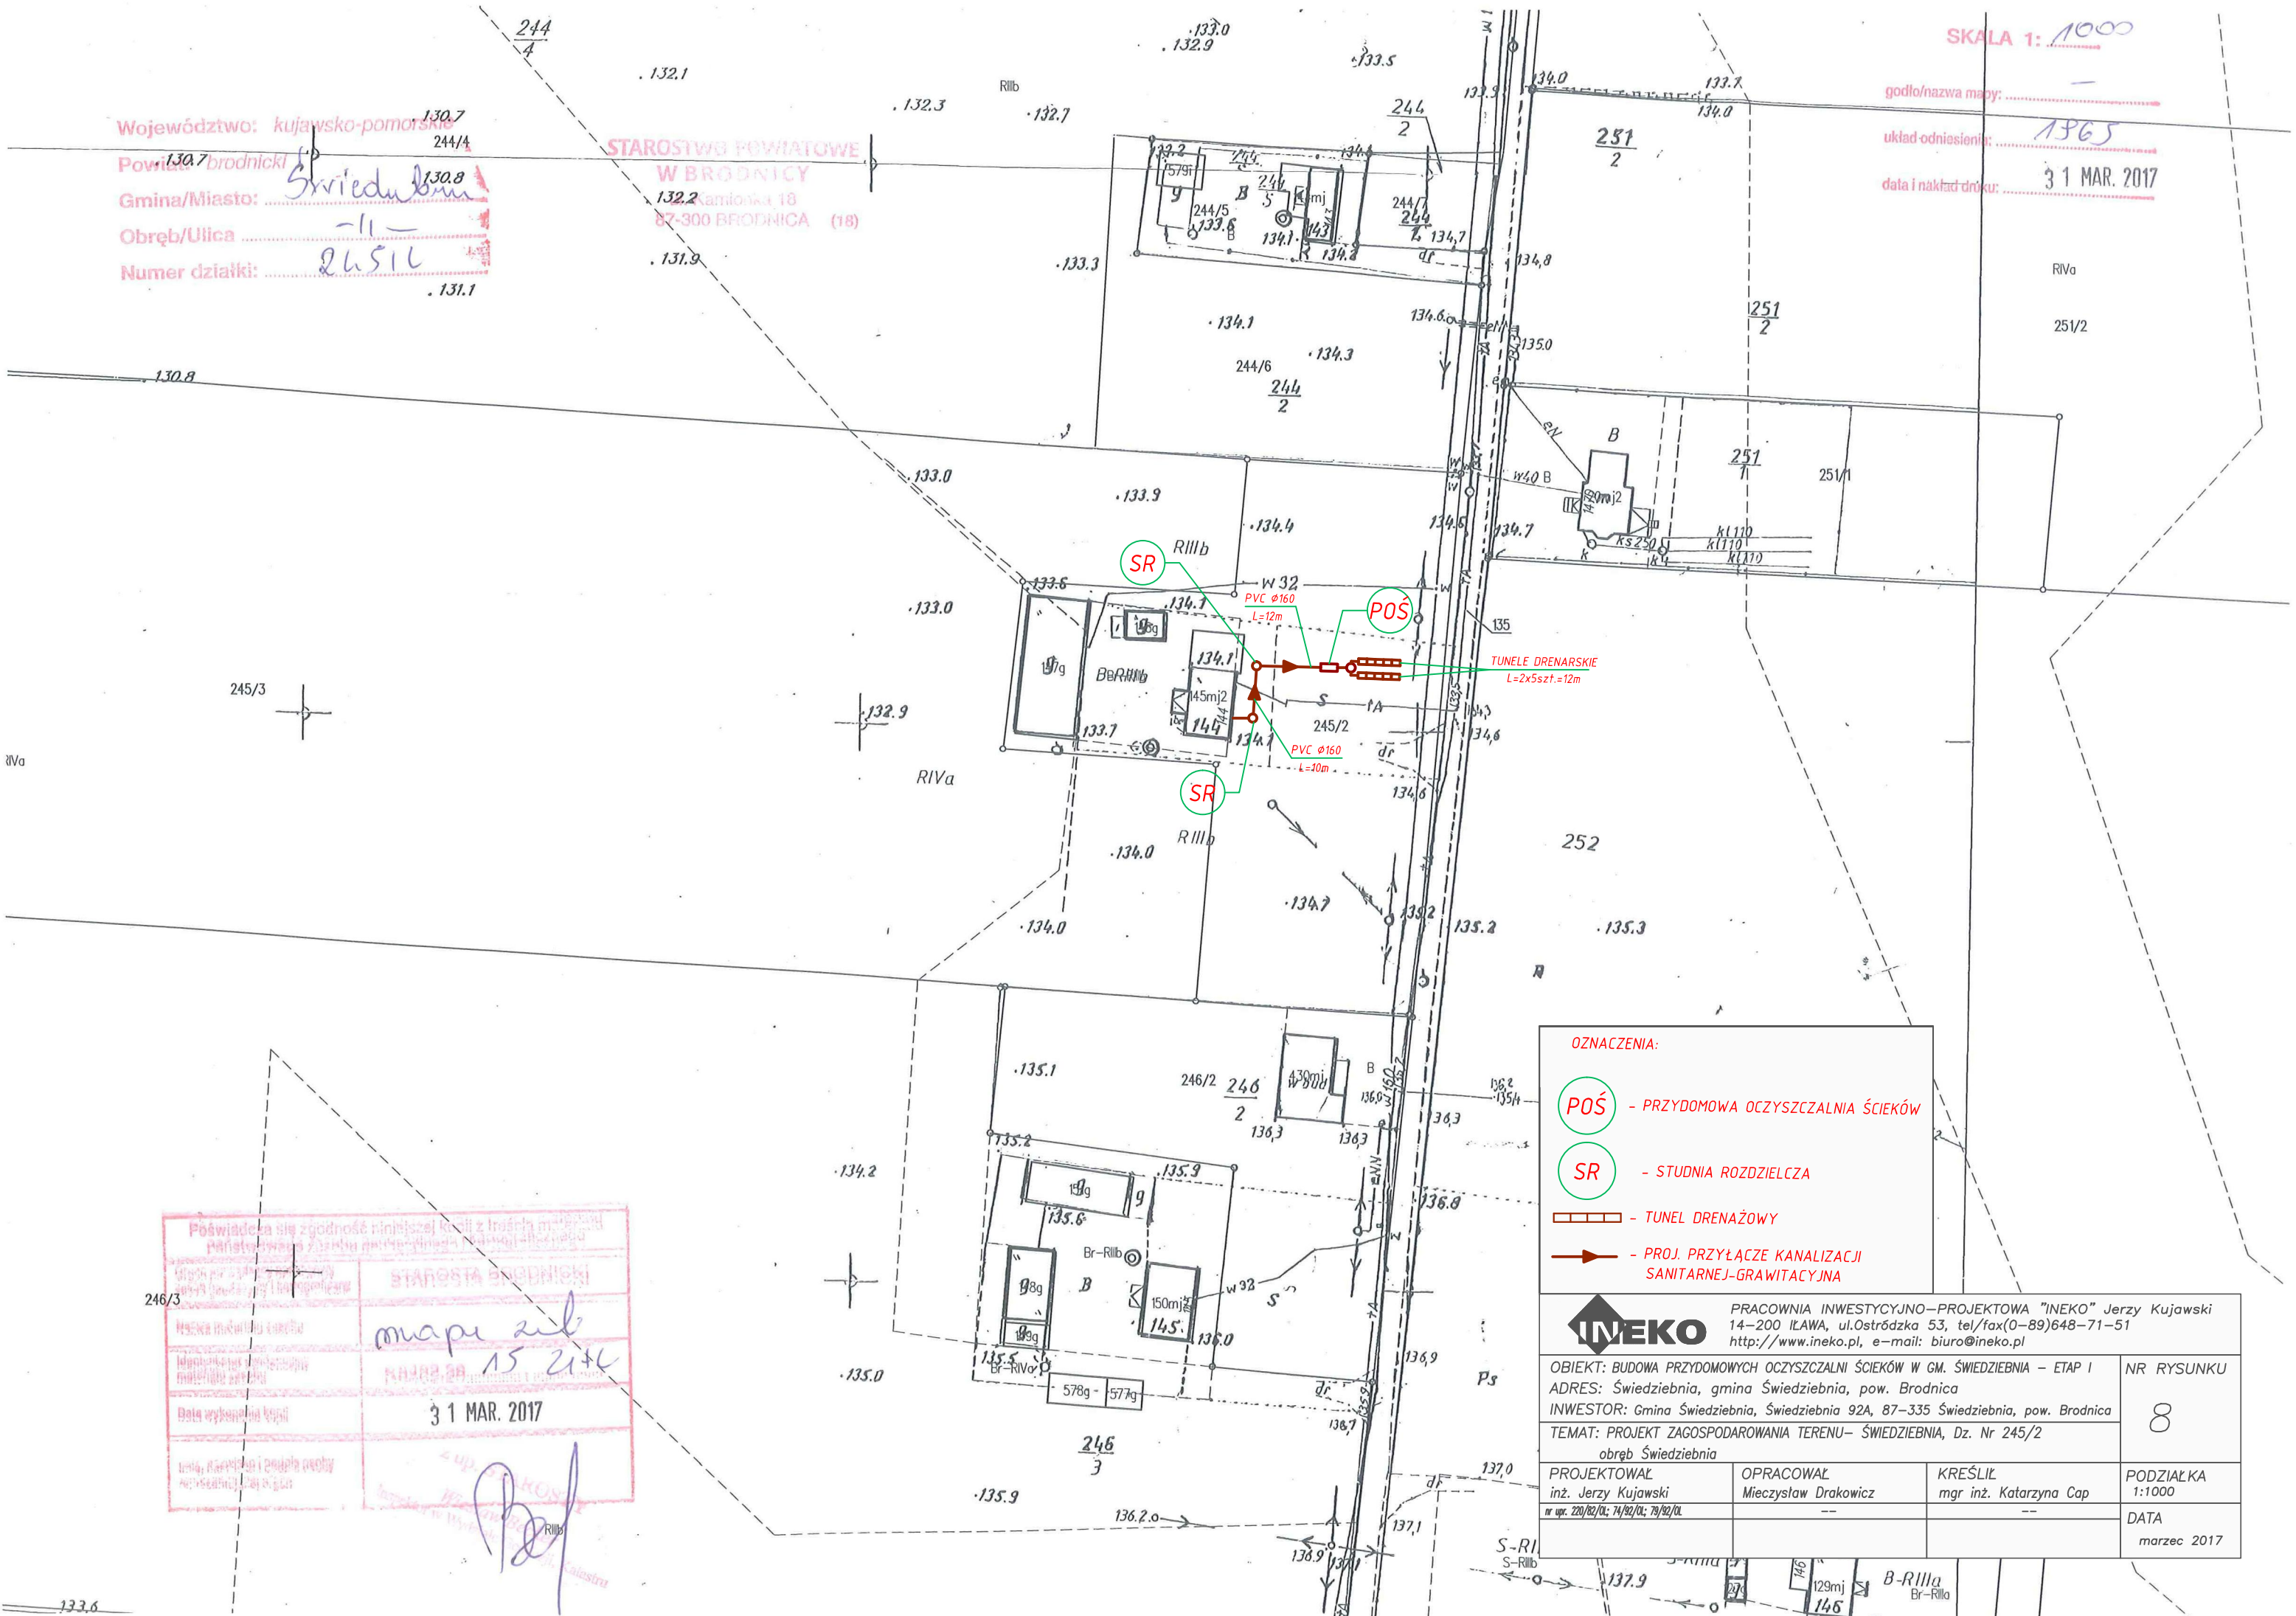

- OZNACZENIA:**
- POŚ - PRZYDOMOWA OCZYSZCZALNIA ŚCIEKÓW
 - SR - STUDNIA ROZDZIELCZA
 - TUNEL DRENARŻOWY
 - ➔ - PROJ. PRZYŁĄCZE KANALIZACJI SANITARNEJ-GRAWITACYJNA

INEKO		PRACOWNIA INWESTYCYJNO-PROJEKTOWA "INEKO" Jerzy Kujawski 14-200 ŁAWA, ul. Ostródzka 53, tel/fax(0-89)648-71-51 http://www.ineko.pl, e-mail: biuro@ineko.pl	
OBIEKT: BUDOWA PRZYDOMOWYCH OCZYSZCZALNI ŚCIEKÓW W GM. ŚWIEDZIEBNA - ETAP I			NR RYSUNKU
ADRES: Świdziebna, gmina Świdziebna, pow. Brodnica			8
INWESTOR: Gmina Świdziebna, Świdziebna 92A, 87-335 Świdziebna, pow. Brodnica			
TEMAT: PROJEKT ZAGOSPODAROWANIA TERENU - ŚWIEDZIEBNA, Dz. Nr 245/2 obwód Świdziebna			
PROJEKTOWAŁ inż. Jerzy Kujawski nr upr. 220/82/01; 74/82/01; 78/82/01	OPRACOWAŁ Mieczysław Drakowicz	KREŚLIŁ mgr inż. Katarzyna Cap	PODZIAŁKA 1:1000
			DATA marzec 2017

Poświadczam się zgodność niniejszej kopii z treścią oryginału
 Państwowy Związek Kartograficzny
 STAROSTA BRODNICKI
 mapa z nr 15 245/2
 31 MAR. 2017

[Handwritten signature]