



"GEO-MAPA" Stanisław Kalisz
 87-300 Brodnica, ul. E. Piłater 32
 tel./fax 056 233 131; 056 4950325
 kom. 0 512 849 186; 0 519 670 742
 NIP 15550 NIP 874-108-18-98
 woj. kujawsko-pomorskie powiat brodnicki gmina Świdziebia
 osiedle Rokitnica Nowa

MAPA DO CELÓW PROJEKTOWYCH
 Skala 1:500
 pochodna mapy zasadniczej 356.123.041.3

Właściciel: Gmina Świdziebia
 poz. 137/137 ark.m. 2 d.m. 235/5 pow. 0,2020 ha KW. 24082
 poz. 137/137 ark.m. 2 d.m. 235/4 pow. 0,2100 ha KW. 24108
 Ks. nr. 36/2009 Brodnica dnia 20-04-2009 r.
 Ks. nr. 23/12/2009

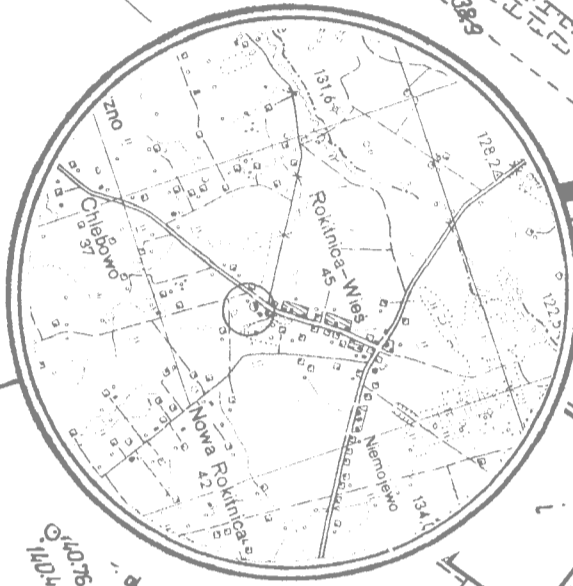

PROJEKT ZAGOSPODAROWANIA TERENU SKALA 1:500

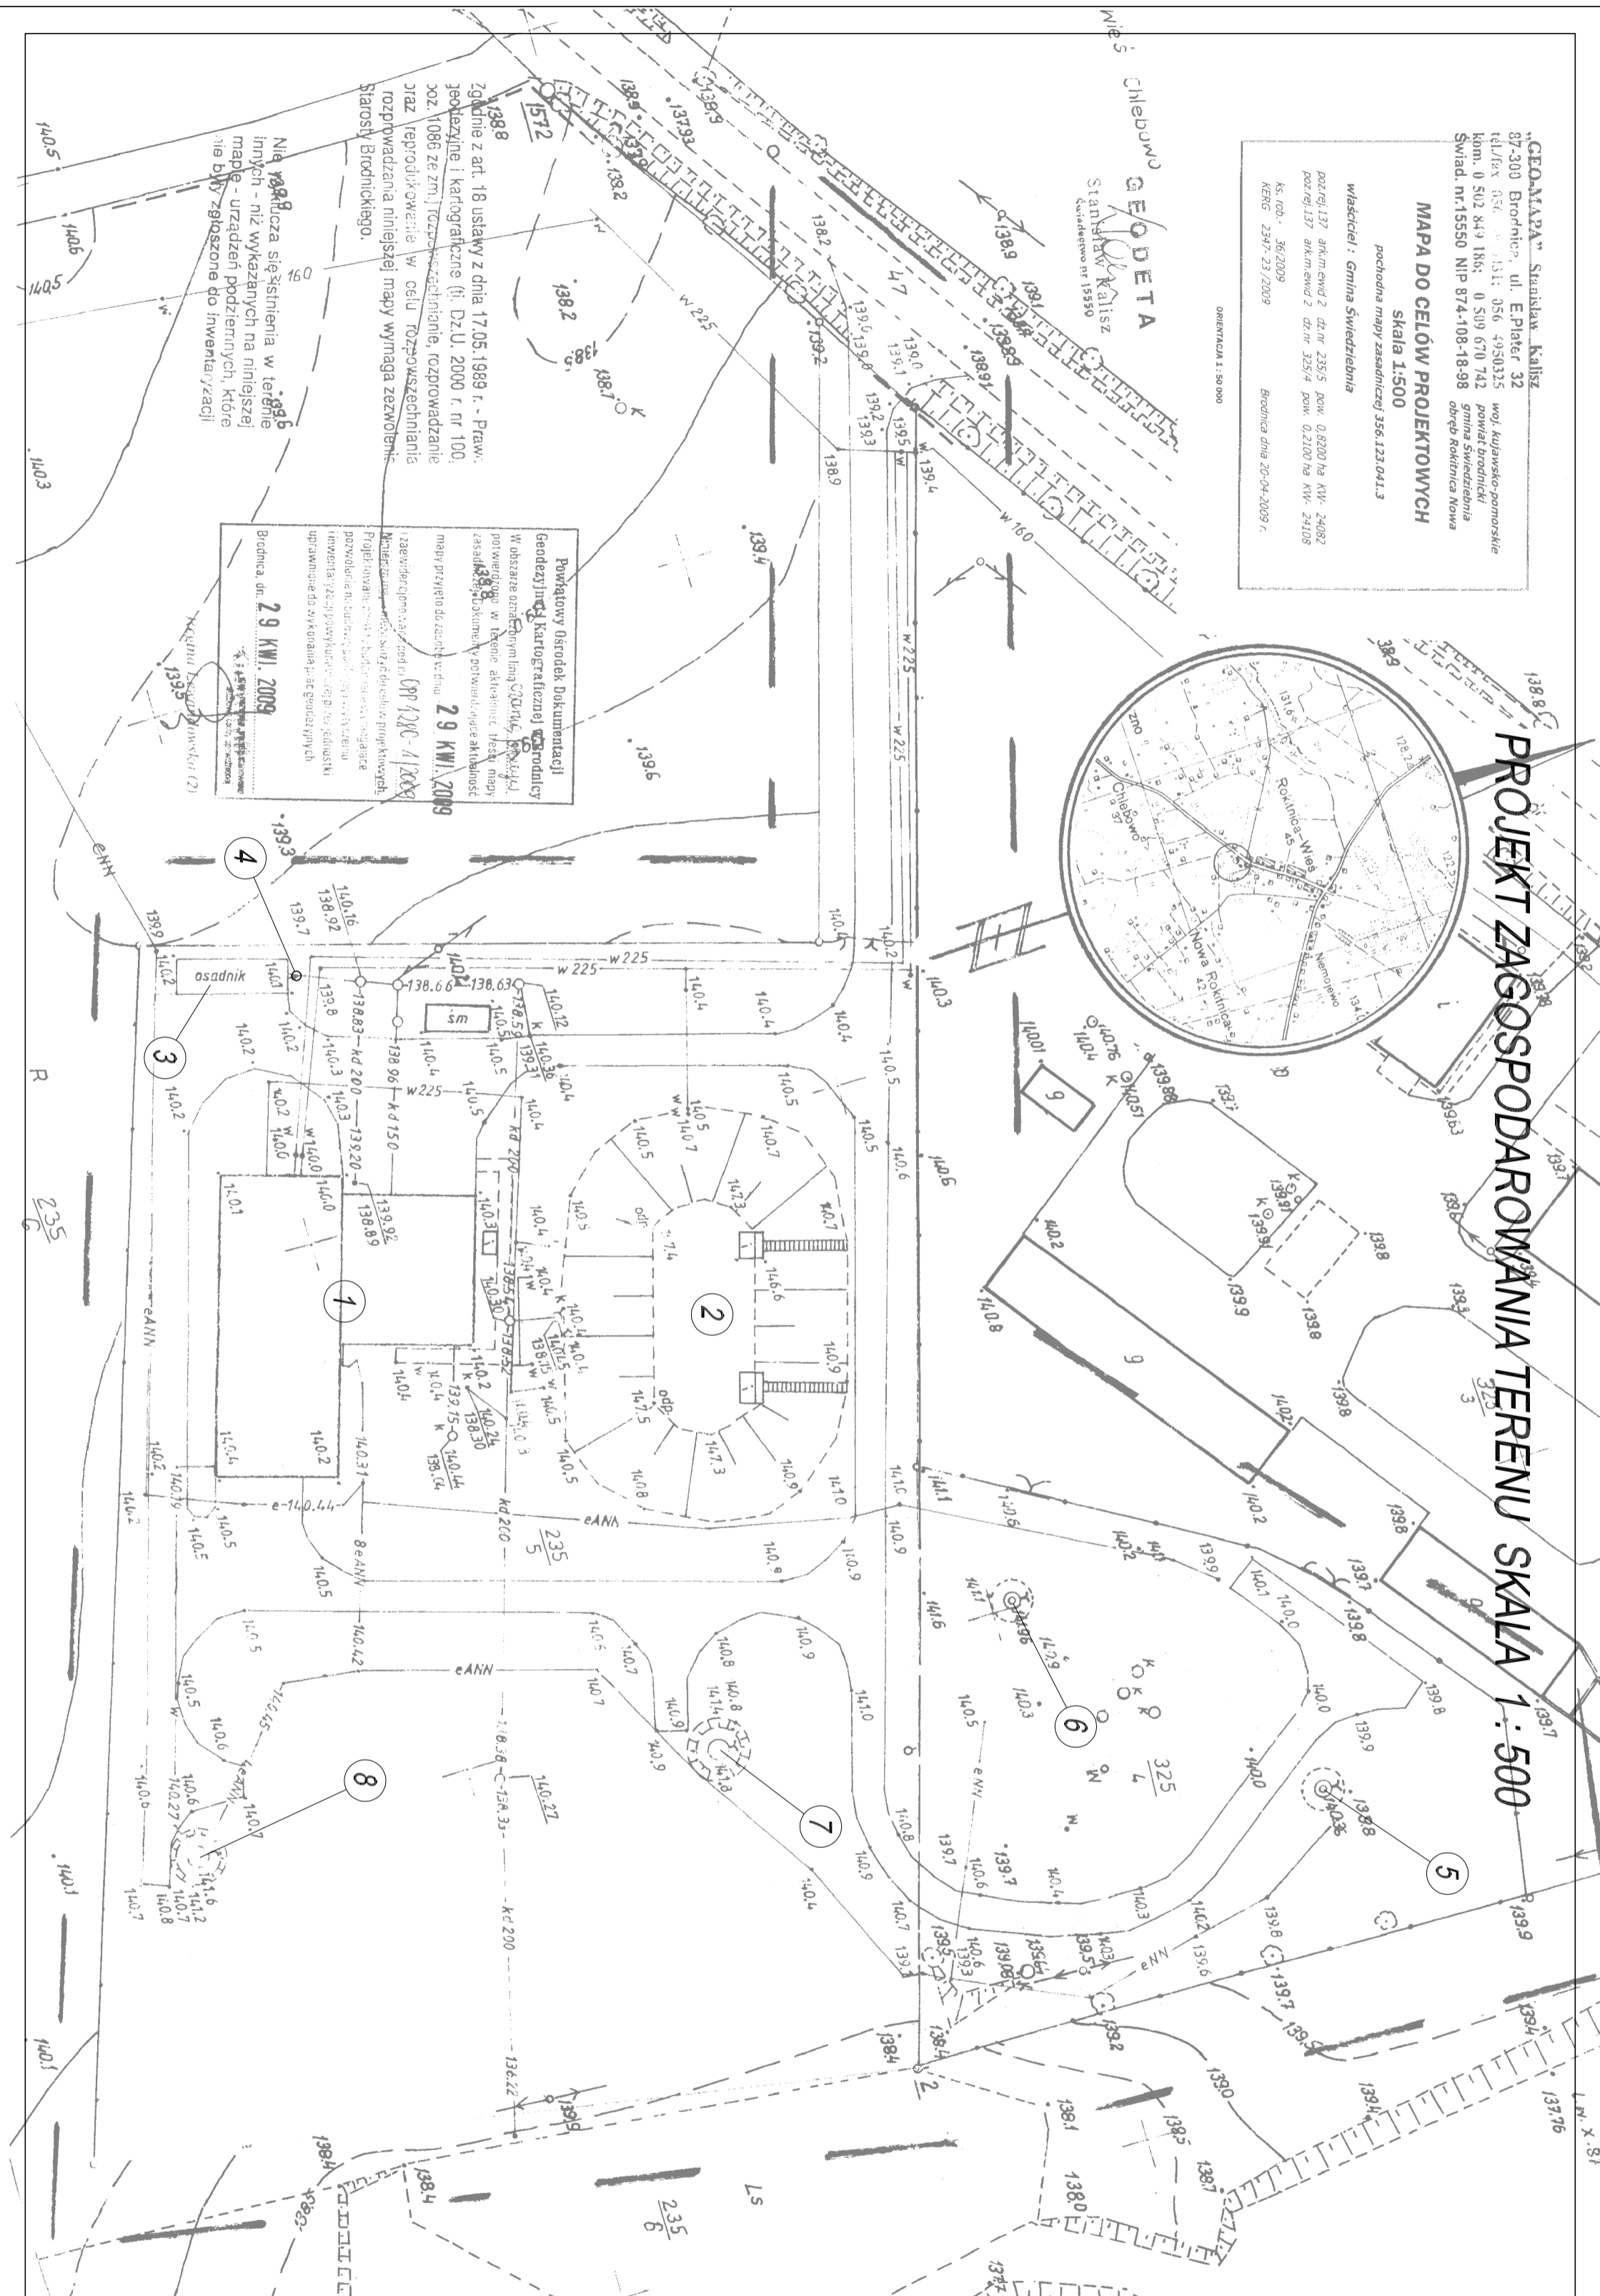

Pracownia Inżyniersko-Projektowa Instalacji i Inżynierii Sanitarnej
INEKO
 14-200 ILAWA, ul. Ostródzka 53, tel./fax (0-89) 648-71-51

PROJEKTOWAŁ inż. Jerzy Kujowski
OPRACOWAŁ inż. Wojciech Panek
KREŚLIŁ inż. Wojciech Panek
SPRAWDZIŁ nr upr.
PODZIAŁKA 1 : 500
DATA maj 2009r.

<p>INEKO PRACOWNIA INWESTYCYJNO-PROJEKTOWA INSTALACJI I INŻYNIERII SANITARNEJ 14-200 ILAWA, ul. Ostródzka 53, tel./fax (0-89) 648-71-51</p>			
<p>OBIEKT: Stacja uzdatniania wody ADRES: Rokitnica Nowa, Gmina Świdziebia TEMAT: Projekt zagospodarowania terenu</p>		<p>NR RYSUNKU 1</p>	
<p>PROJEKTOWAŁ inż. Jerzy Kujowski nr upr. 220/82/OI, 74/92/OI</p>	<p>OPRACOWAŁ inż. Wojciech Panek</p>	<p>KREŚLIŁ inż. Wojciech Panek</p>	<p>SPRAWDZIŁ nr upr.</p>
		<p>PODZIAŁKA 1 : 500</p>	
		<p>DATA maj 2009r.</p>	

- OZNACZENIA**
- OBIEKTY ISTNIEJĄCE**
- 1 Budynek stacji uzdatniania wody
 - 2 Zbiornik retencyjny 2x300m³
 - 3 Osłojnik wód poplucznych
- OBIEKTY PROJEKTOWANE**
- 4 Studzienka z przepuszczeniem z napędem elektrycznym
 - 5 obudowa studni głębinowej nr 1
 - 6 obudowa studni głębinowej nr 3
 - 7 obudowa studni głębinowej nr 3
 - 8 obudowa studni głębinowej nr 4